

Poziom porównawczy 116,00 m n.p.m.


Opis	Odległość [m]	Srednica, materiał	Zagłębienie dna kanału [m]	Rzeczna dna kanału	Rzeczna terenu istniejącego
Spadek	1.2	PVC-U Ø110	0.82	118.48	119.10
		PVC-U Ø160	0.51	118.59	119.10
		PVC-U Ø160	0.56	118.54	119.10
		PVC-U Ø160	0.69	118.41	119.10
		PVC-U Ø160	0.69	118.41	119.10
		PVC-U Ø160	0.82	118.48	119.10

STAROSTWO POWIATOWE
w SIERPCU
ul. Świętokrzyska 2a,
09-200 Sierpc



INWESTYCJA:	GMINNY DOM KULTURY Z NIEZBĘDNA INFRASTRUKTURA	
INWESTOR:	URZĄD GMINY ROŚCISZEWO 09-204 ROŚCISZEWO, UL. ARMII KRAJOWEJ 1	
JEDNOSTKA PROJEKTOWA:	 Pracownia Architektoniczna Kordianowski & Nowowski s.c. SKALA 1:50/100	ul. Jachowicza 17A, 09-400 Plock, Tel/Fax (+4824) 289-25-75
BRANZA:	SANITARNA	
NAZWA RYSUNKU	PROFIL PROJEKTOWANEJ KANALIZACJI SANITARNEJ	NR RYS. S4
PROJEKTOWAŁ:	NR UPRAWNIEN	PODPIS
inż. Jacek Paplerowski	MAZ/0187/POOS/06	
FAZA:	PROJEKT BUDOWLANY	DATA: MAJ 2011 R.

skala 1:50

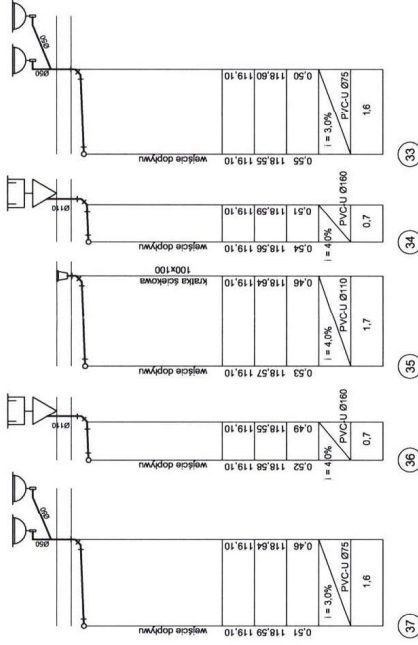skala 1:100




STAROSTWO POWIATOWE
w SIERPCU
ul. Światokrzyska 2a,
09-200 Sierpc


INWESTYCJA:	GMINNY DOM KULTURY Z NIEZBĘDNA INFRASTRUKTURĄ	
INWESTOR:	URZĄD GMINY ROŚCISZEWO 09-204 ROŚCISZEWO, UL. ARMII KRAJOWEJ 1	
JEDNOSTKA PROJEKTOWA:	 Pracownia Architektoniczna Kształkowanie i Nowostki s.c. SKALA 1:50/100 ul. Jachowicza 17A, 09-400 Pock, Tel/Fax (+4824) 289-25-75	
BRANŻA:	SANITARNA	
NAZWA RYSUNKU	PROFIL PROJEKTOWANEJ KANALIZACJI SANITARNEJ	NR RYS. S6
PROJEKTOWAŁ:	NR UPRAWNIEN	PODPIS
inż. Jacek Paplerowski	MAZ/0187/POOS/06	
FAZA:	PROJEKT BUDOWLANY	DATA: MAJ 2011 R.

skala 1:50

skala 1:100

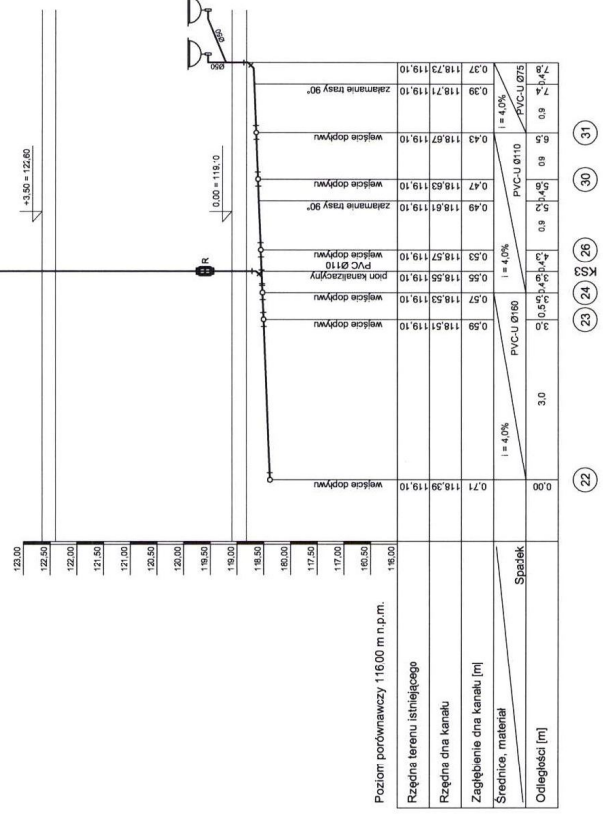

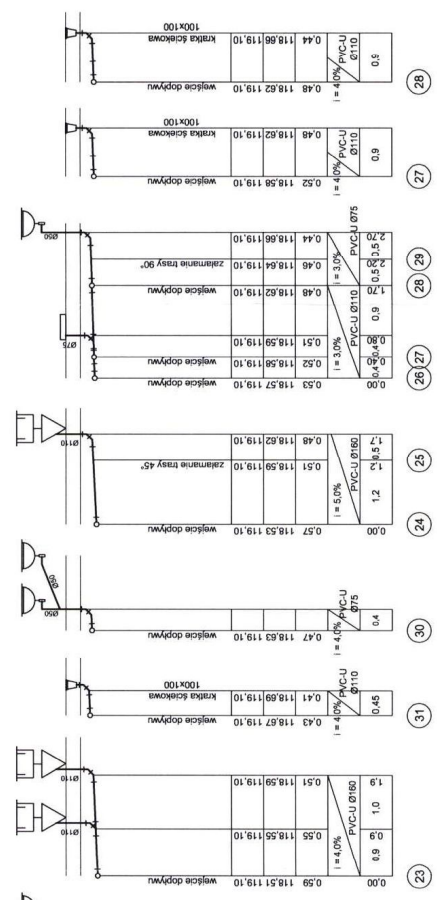

STAROSTWO POWIATOWE
w SIERPCU
ul. Świętokrzyska 2a,
09-200 Sierpc




Poziom porównawczy 116.00 m n.p.m.


 
Rzędna terenu istniejącego	
Rzędna dna kanału	
Zagłębienie dna kanału [m]	
Srednice, materiał	
Odległości [m]	

INWESTYCJA:	GMINNY DOM KULTURY Z NIEZBĘDNA INFRASTRUKTURA	
INWESTOR:	URZĄD GMINY ROŚCISZEWO 09-204 ROŚCISZEWO, UL. ARMII KRAJOWEJ 1	
JEDNOSTKA PROJEKTOWA	 Pracownia Architektoniczna Kordianowski & Nowowski s.c. SKALA 1:50/100	
BRANZA:	SANITARNIA	
NAZWA RYSUNKU	PROFIL PROJEKTOWANEJ KANALIZACJI SANITARNEJ	
PROJEKTOWAŁ:	NR UPRAWNIEN	NR RYS. S7
Int. Jacek Papierowski	MAZ/0187/POOS/06	PODPIS 
FAZA:	PROJEKT BUDOWLANY	DATA: MAJ 2011 R.


62

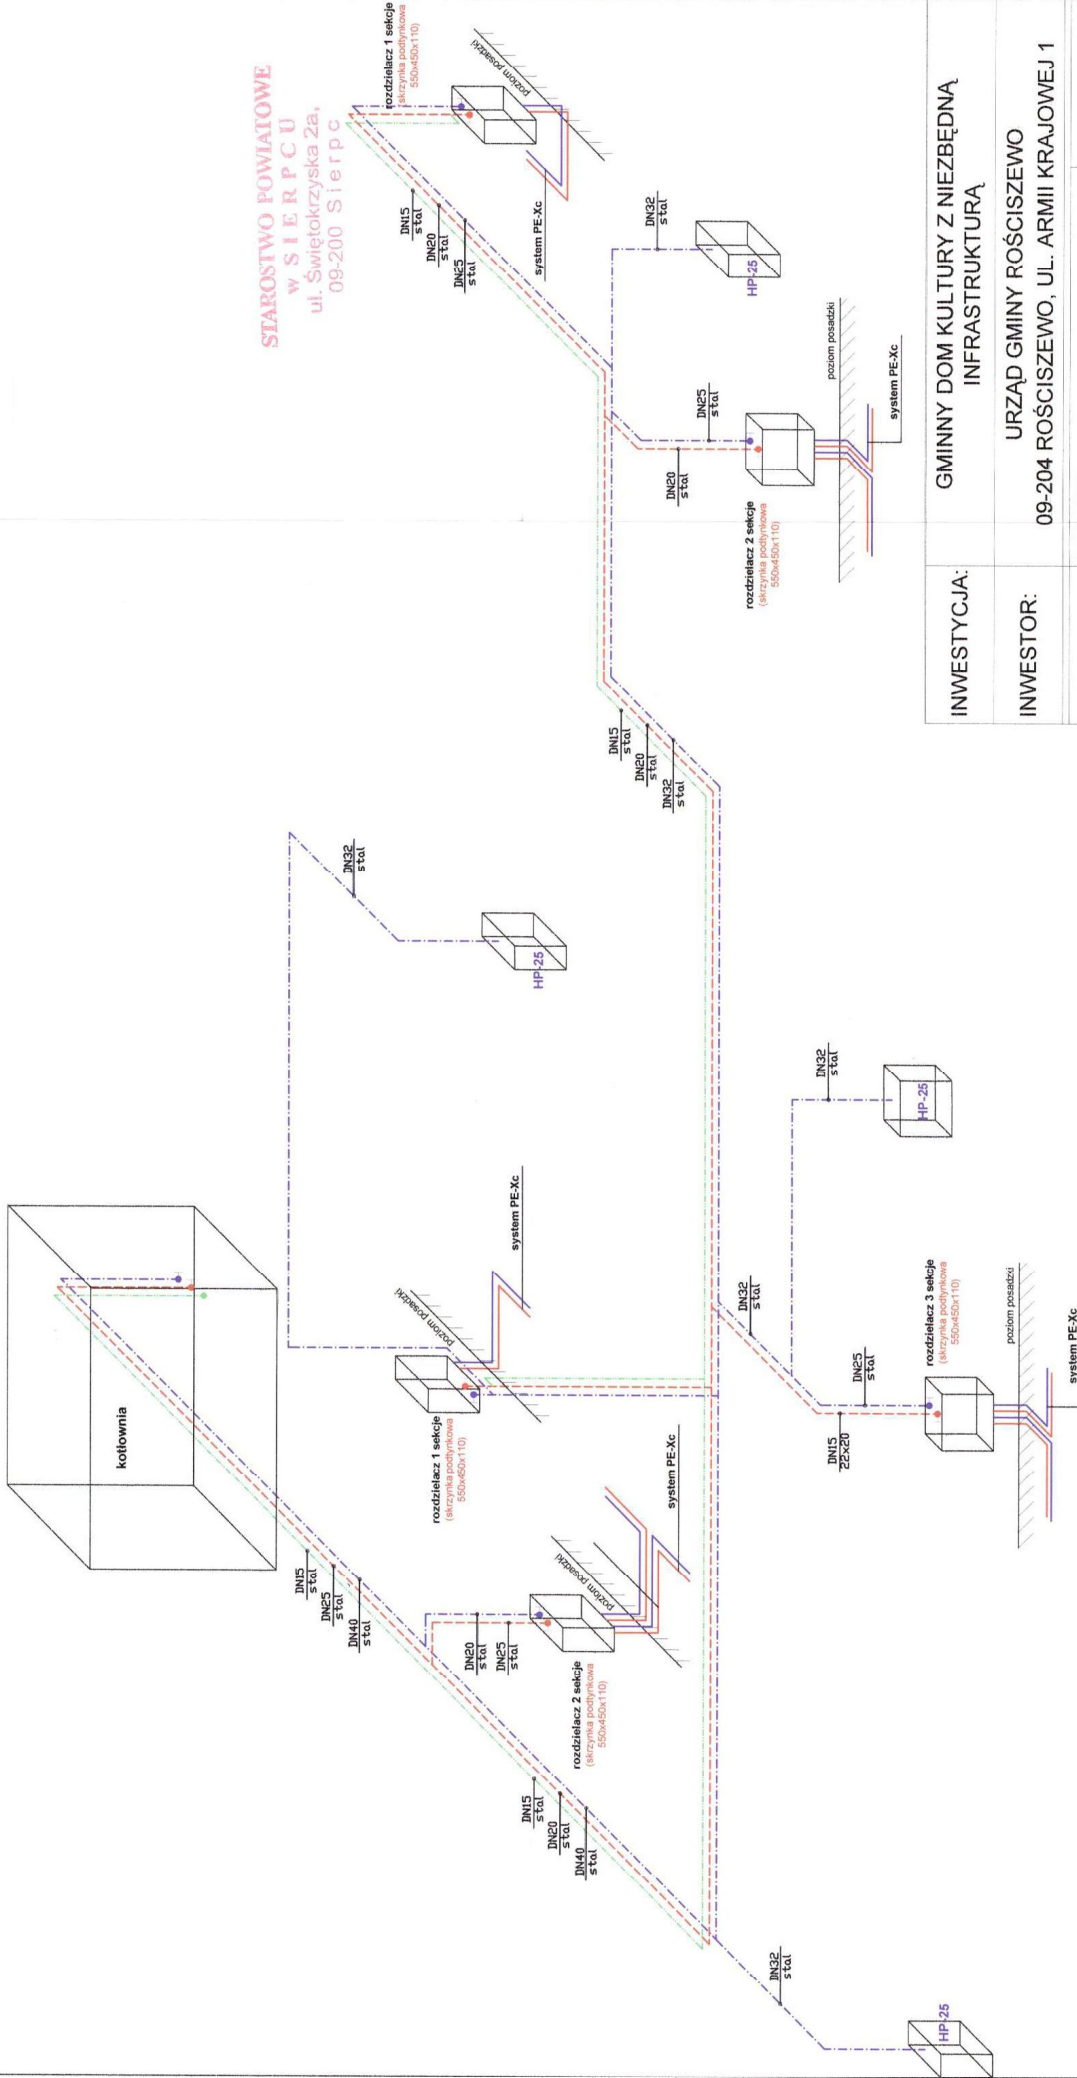


STAROSTWO POWIATOWE
w SIERPCU
ul. Świętokrzyska 2a,
09-200 Sierpc


INWESTYCJA:	GMINNY DOM KULTURY Z NIEZBĘDNĄ INFRASTRUKTURĄ	
INWESTOR:	URZĄD GMINY ROŚCISZEWO 09-204 ROŚCISZEWO, UL. ARMII KRAJOWEJ 1	
JEDNOSTKA PROJEKTOWA	 Pracownia Architektoniczna Kucharski & Jurek s.c. ul. Jachowicza 17A, 09-400 Płock, Tel/Fax (+48.24) 289-25-75	
BRANŻA:	SANITARNA	
NAZWA RYSUNKU	AKSONOMETRIA PROJEKTOWANEJ INSTALACJI WODOCIĄGOWEJ	
PROJEKTOWAŁ:	NR UPRAWNIEN	PODPIS
inż. Jacek Papierowski	MAZ/0187/POOS/06	
FAZA:	PROJEKT BUDOWLANY	DATA: MAJ 2011 R.
		SKALA 1:100
		NR RYS. S11

STANOWISKO PRAWIATOWE
W S I E R P C U
ul. Świątkowskiego 2b,
09-204 Sierpc

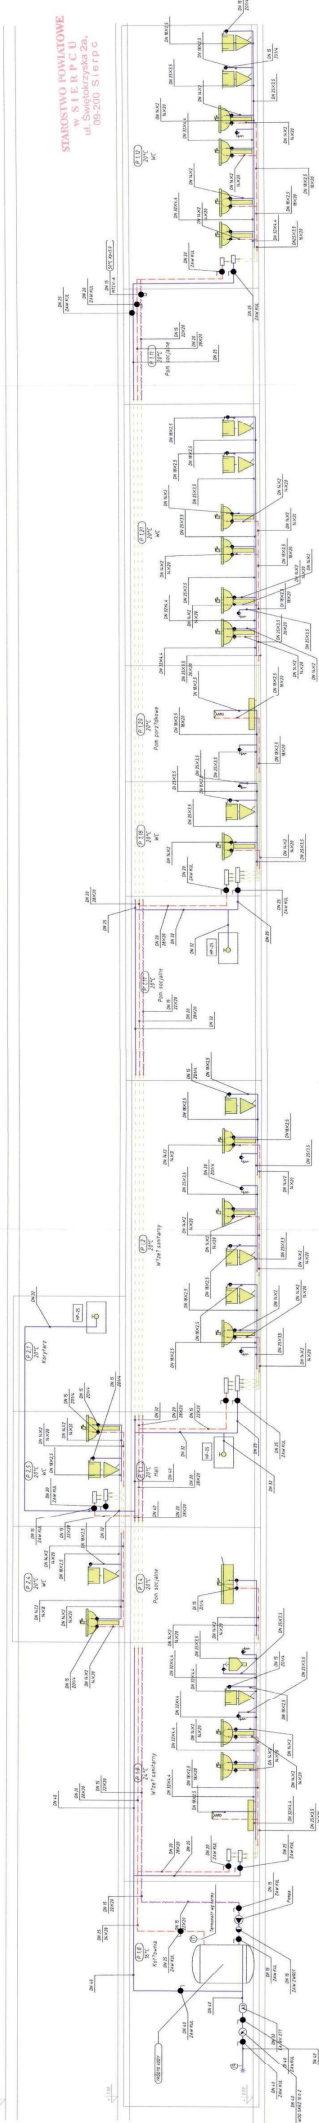

INWESTYCJA:	GMINY DOM KULTURY Z NIEZBEDNĄ INFRASTRUKTURĄ
INWESTOR:	URZĄD GMINY ROŚCISZEWO UL. ARMIII KRAJOWEJ 1
JEDNOSTKA PROJEKTOWA:	 PRACOWNIA Architektoniczna Skala: 1:50
BRANZA:	SANITARNA
NAZWA PROJEKTU / WODCIĄGOWEJ:	ROZWIENIECIE PROJEKTOWANEJ INSTALACJI WODCIĄGOWEJ NR RYS. S12
PROJEKTOWAŁ:	ING. UPIKOWSKI
REC. JAKUB PIKOWSKI	MAZ0187/PODS09
FAZA:	PROJEKT BUDOWLANY DATA: MAJ 2011 R.

5

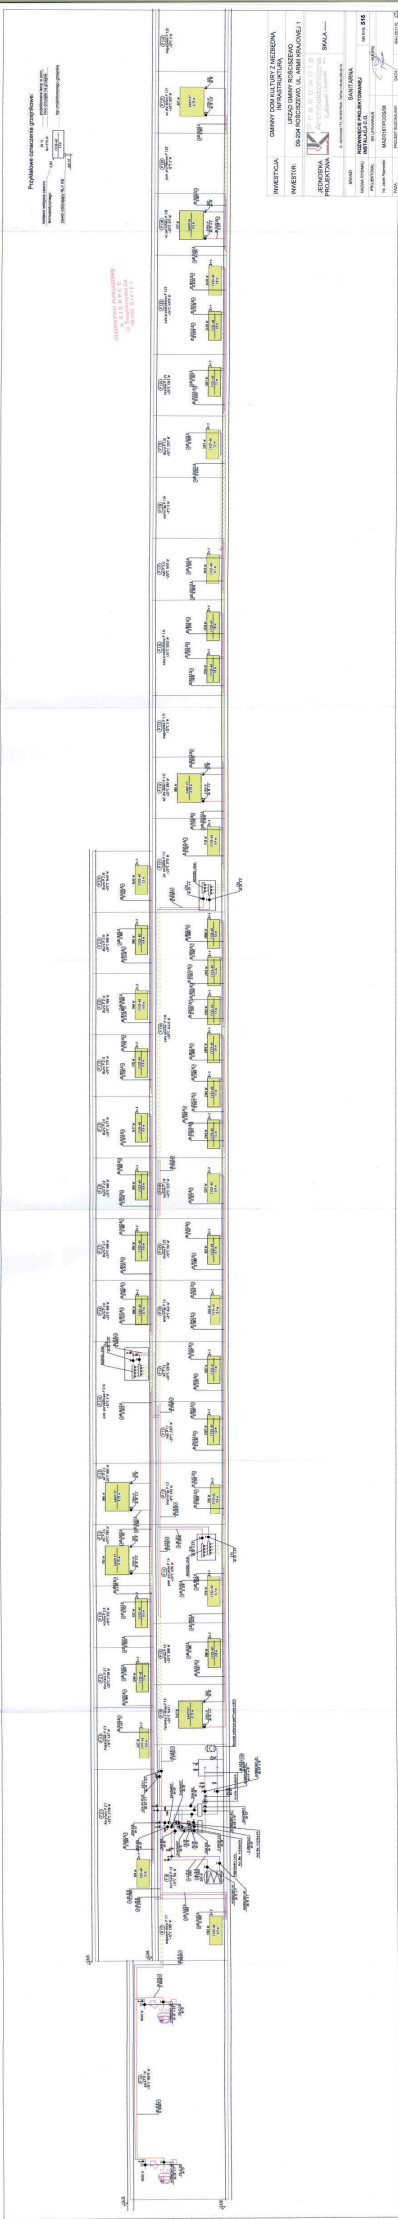


Przebieganie przewodów prądowych
 Instalacja elektryczna
 Instalacja telefoniczna

INWESTYCJA: GMINY TOSZULICE I ZAKRESOWA
 KATEGORIA: BUDOWA WYKONANIE I. OBROTOWE
 EDYTOR: BIURO PROJEKTOWE I KONSULTINGOWE "KONSTRUKTOR"
 ADRES: ul. Sienkiewicza 10, 25-000 ZIELONA GÓRA
 DATA: 2024-05-15
 STRONA: 1 z 1

Zestawienie danych z projektu		Suma
Blok	01	3
01	Czujnik temperatury	1 szt.
02	Czujnik temperatury wody w kotle	1 szt.
03	Czujnik temperatury zawieszony	1 szt.
04	Czujnik temperatury zewnętrznej	1 szt.
05	Filtr	1 szt.
06	Kłapa zwrotna	3 szt.
07	Kłapa grawitacyjna, Vitescon, Vitoplex lub Vitocell	3 szt.
08	Kurtek spustowy	2 szt.
09	Lejek spustowy	1 szt.
10	Manometr z kurkiem	4 szt.
11	Naczynie przep. stojące	1 szt.
12	Naczynie przep. bieżące	1 szt.
13	Naczynie rozprężne	1 szt.
14	Naczynie rozprężne	1 szt.
15	Dołód grzewczy	1 szt.
16	Doprężacz ciśnienia maksymalnego	1 szt.
17	Doprężacz ciśnienia minimalnego	1 szt.
18	Doprężacz poziomu wody	1 szt.
19	Palnik, Vitescon, olejowy lub gazowy Vitocell V	1 szt.
20	Podgrzewacz Vitescon, Vitesconur, Vitocell V	1 szt.
21	Pompa	2 szt.
22	Pompa cyrkulacyjna	1 szt.
23	Pompa obrotu grzewczego podgrzewacza, Vallant	1 szt.
24	Reduktor ciśnienia	1 szt.
25	Reduktor ciśnienia	1 szt.
26	Rozdzielacz sekcja końcowa	1 szt.
27	Rozdzielacz sekcja początkowa	1 szt.
28	Rozdzielacz sekcja środkowa	1 szt.
29	Siłownik elektryczny	2 szt.
30	Termometr	1 szt.
31	Zawór bezpieczeństwa	2 szt.
32	Zawór odciążający	10 szt.
33	Zawór trójdrogowy	2 szt.
34	Zawór z izolacją	3 szt.
35	Zawór zwrotny, antyosuszający	1 szt.

STAROSTWO POWIATOWE
W S I E R P C U
ul. Świebodzińska 2a
09-200 Sierpc

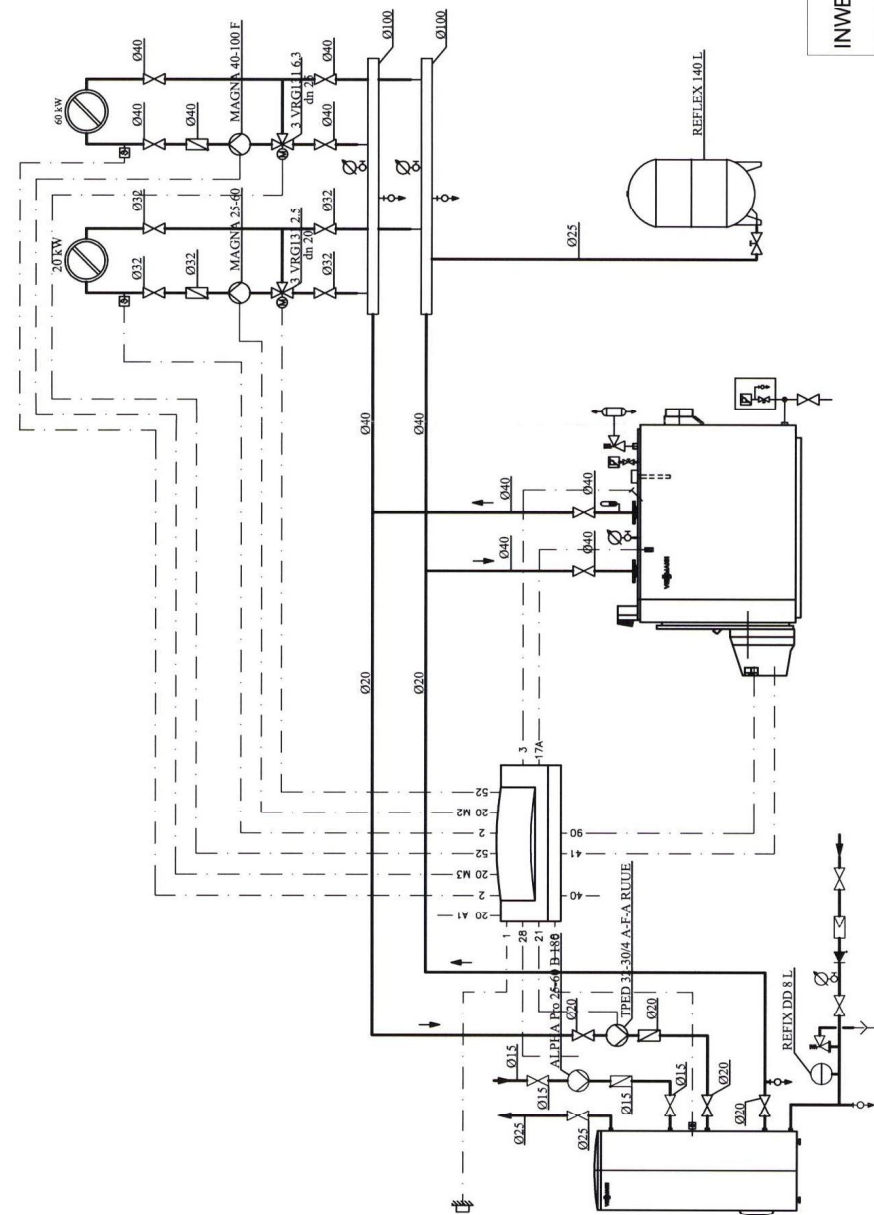

INWESTYCJA:	GMINNY DOM KULTURY Z NIEZBĘDNA INFRASTRUKTURA
INWESTOR:	URZĄD GMINY ROŚCISZEWO 09-204 ROŚCISZEWO, UL. ARMII KRAJOWEJ 1
JEDNOSTKA PROJEKTOWA:	P r a c o w n i a Architektoniczna Kulibrowski i Szwedzi s.c. SKALA -----
BRANŻA:	SANITARNA
NAZWA RYSUNKU	SCHEMAT PROJEKTOWANEJ KOTŁOWNI OLEJOWEJ
PROJEKTOWAŁ:	NR UPRAWNIEN MAZ/0187/POOS/06
inż. Jacek Paplerowski	PODPIS
FAZA:	PROJEKT BUDOWLANY
	DATA: MAJ 2011 R.

ul. Jachowicza 17A, 09-400 Plock, Tel/Fax (+48 24) 269-25-75